


PROJEKT ZAGOSPODAROWANIA TERENU

Nazwa obiektu: SIEĆ WODOCIĄGOWA

SKALA 1:1000

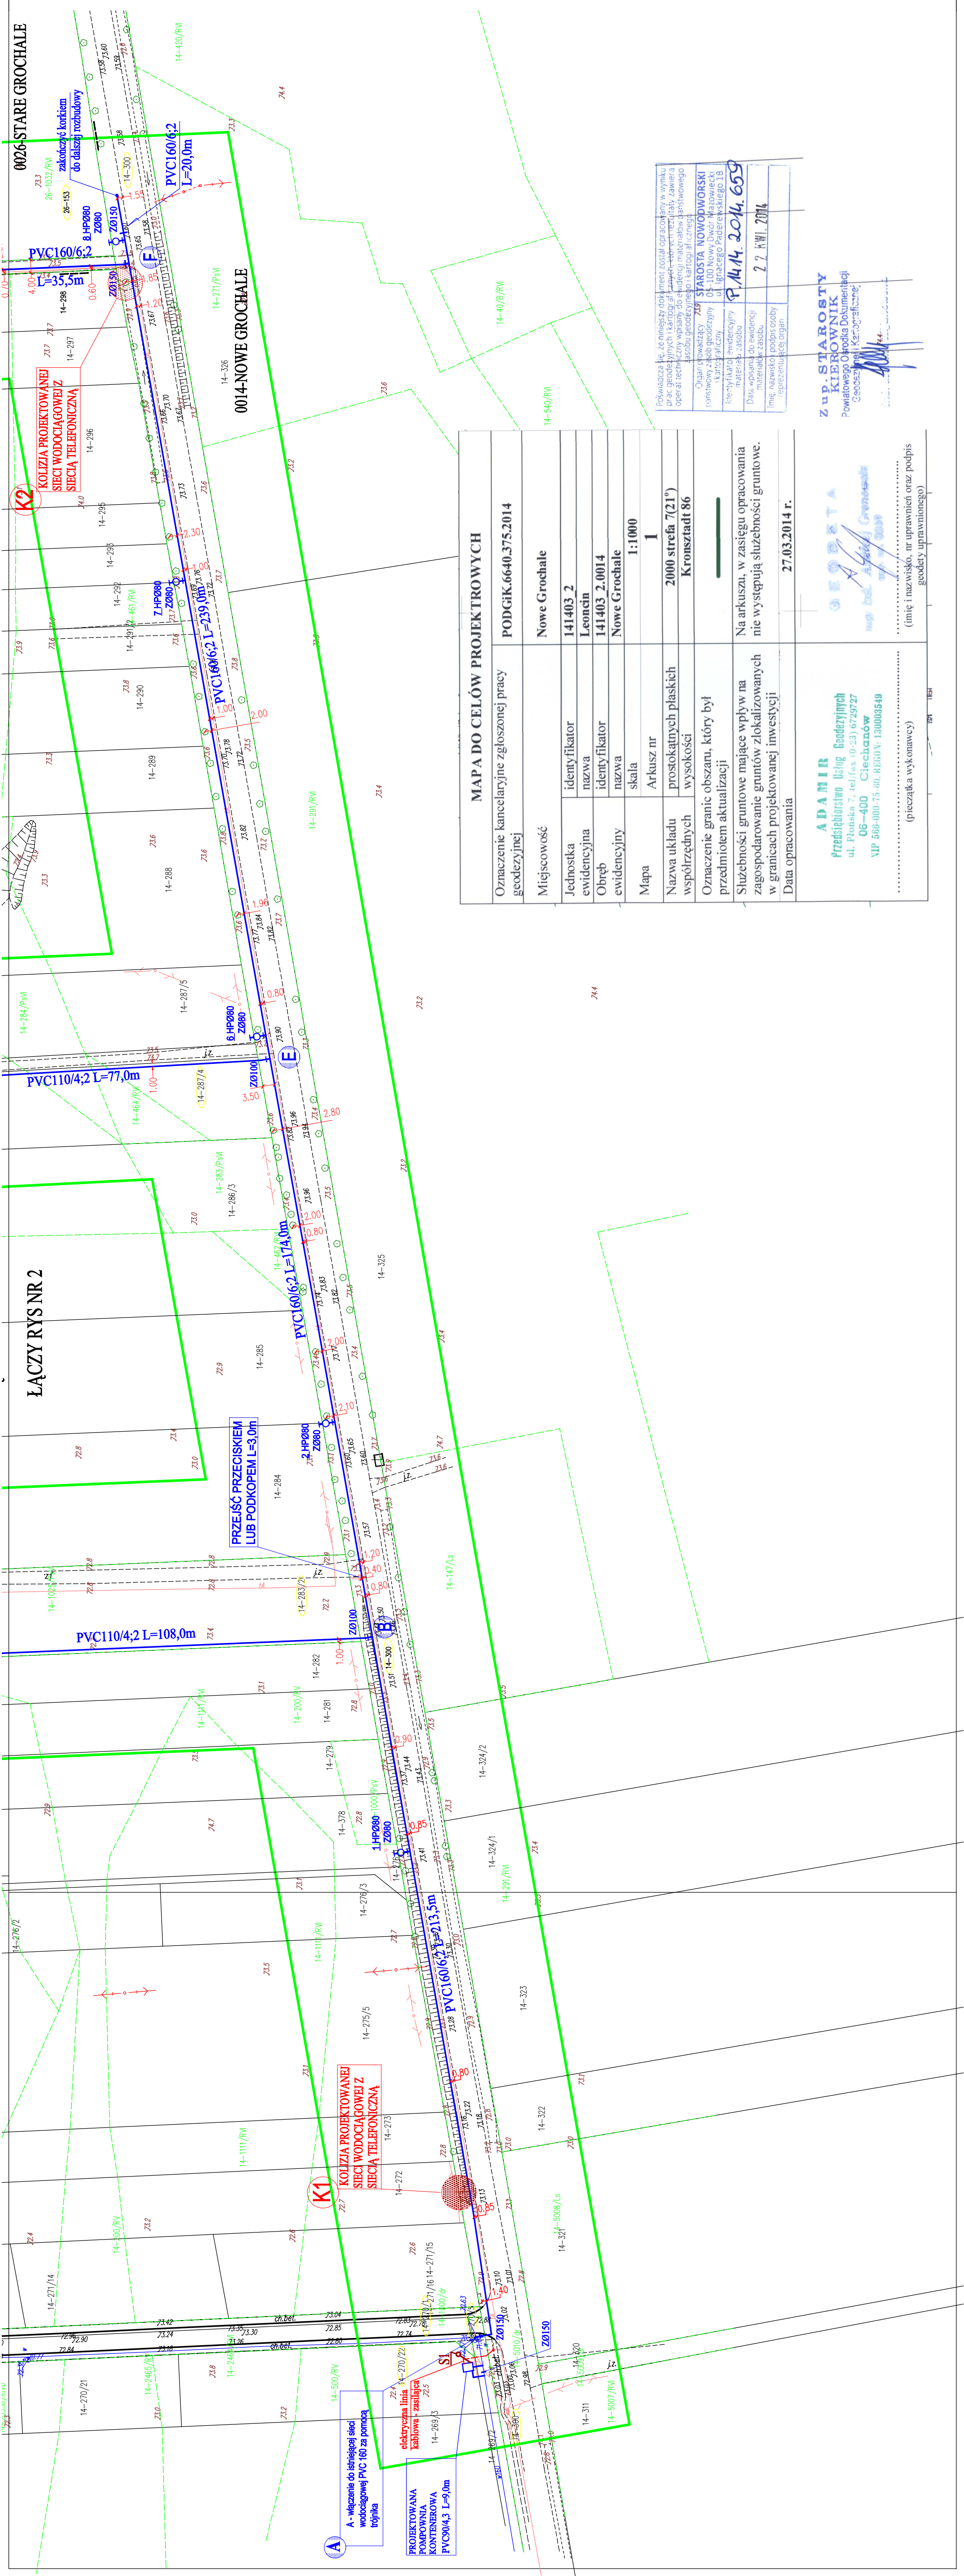

OZNACZENIA:

- PVC 160/6,2
- Z Ø150
- HP Ø80 Z Ø80
- 300
- K1
- E
- SI

Projektowana sieć wodociągowa z rur PVC 160
 Projektowana zasawa na sieci
 Projektowany hydrant p.poż (nadziemny)

Numery działek przez które zaprojektowano sieć wodociągowa
 Projektowany korek do dalszej rozbudowy projektowanej sieci wodociągowej

Kolizja projektowanej sieci wodociągowej

 
Projektowane punkty węzłowe

Projektowany zbiornik szczelny Ø1200, h=2m
 elektryczna linia kablowa - zasilająca

PROJEKTOWANA POMPOWNA KONTENEROWA

DEŁUGOŚĆ CAŁKOWITA
 PVC 90/4,3 L= 9,00 m
 PVC 110/4,2 L= 185,00 m
 PVC 160/6,2 L= 682,00 m

ORIENTACJA W SKALI 1:25000



MAPA DO CELÓW PROJEKTOWYCH

Oznaczenie kancelaryjne zgłoszonej pracy geodezyjnej	PODGIK.6640.375.2014
Miejscowość	Nowe Grochale
Jednostka ewidencyjna	141403 2 Leoncin
Obręb ewidencyjny	141403 2.0014 Nowe Grochale
Mapa	skala 1:1000
Nazwa układu współrzędnych	Arkusz nr prostokątnych płaskich wysokości Kronsztadt 86
Oznaczenie granic obszaru, który był przedmiotem aktualizacji	2000 strefa 7(21') Kronsztadt 86
Służbności gruntu mające wpływ na zagospodarowanie gruntów zlokalizowanych w granicach projektowanej inwestycji	Na arkuszu, w zasięgu opracowania nie występują służbności gruntuowe.
Data opracowania	27.03.2014 r.

ADAMIR
 Przedsiębiorstwo Usług Geodezyjnych
 ul. Piłńska 7, tel/fax (0-23) 6729727
 06-400 Cieccharów
 VIP 506-000 75-80, REGON: 130008549
 (pieczęć wykonawcy)

(imię i nazwisko, nr uprawnień oraz podpis geodety uprawniającego)

Podpisane na, że niniejszy dokument został opracowany w wyniku operacji technicznej wykonywanej przez geodetę, zamierza on operować w zakresie własności do władcy nieruchomości, stosownie do sposobu geodezyjnego kartograficznego.

Organ powołujący: STAROSTA NOWODWORSKI
 Powiatowy Zespół Geodezyjny 05-100 Nowy Dwór Mazowiecki ul. Ignacego Paderewskiego 13
 Miejsce i data wydania: P. 14.14.2014. 659
 Data wpisania do ewidencji: 27.03.2014
 Imię, nazwisko, podpis osoby reprezentującej organ: 27.03.2014

Zup. STAROSTY
 KIEROWNIK
 Powiatowego Urzędu Geodezji
 Geodezyjny Urząd Geodezji
 (pieczęć organu)

PRACOWNIA PROJEKTOWA "EKOPROJEKT"	
06-400 CIECHANÓW, UL. NADRZĘCZNA 39 tel. fax (23) 672-40-59	
TYTUŁ	BUDOWA SIECI WODOCIĄGOWEJ
ADRES OBIEKTU BUDOWLANEGO	0014 - NOWE GROCHALE, 0026 - STARE GROCHALE GM. LEONCIN . POW. NOWODWORSKI
TYTUŁ RYSUNKU	PROJEKT ZAGOSPODAROWANIA TERENU
NR UPRAWNIEN	
PROJEKTOWAL	inż. Saturnin Szydlik
SPRAWDZIŁ	mgr inż. Piotr Garlej MAZ/0430/PWOS/12
OPRACOWAŁ	tech. Halina Szydlik
BRANŻA	sanitarna
STADIUM	SKALA
P.B.	1: 1000
DATA	04.2014 r