

# PROJEKT ZAGOSPODAROWANIA TERENU

Nazwa obiektu: SIEĆ WODOCIĄGOWA ROZDZIELCZA Z UZBROJENIEM

SKALA 1:1000

## OZNACZENIA:

PVC 110/4,2

Z Ø100

HP Ø80  
Z Ø80

♀



Projektowana sieć wodociągowa PVC PN 10

Projektowana zasawa na sieci


Projektowany hydrant p.poż ( nadziemny)

Numery działek przez które zaprojektowano sieć wodociagową

Przejsięcie pod rowem - w rurze osłonowej

DŁUGOŚĆ CAŁKOWITA

PVC 110/4,2 L= 201,00 m

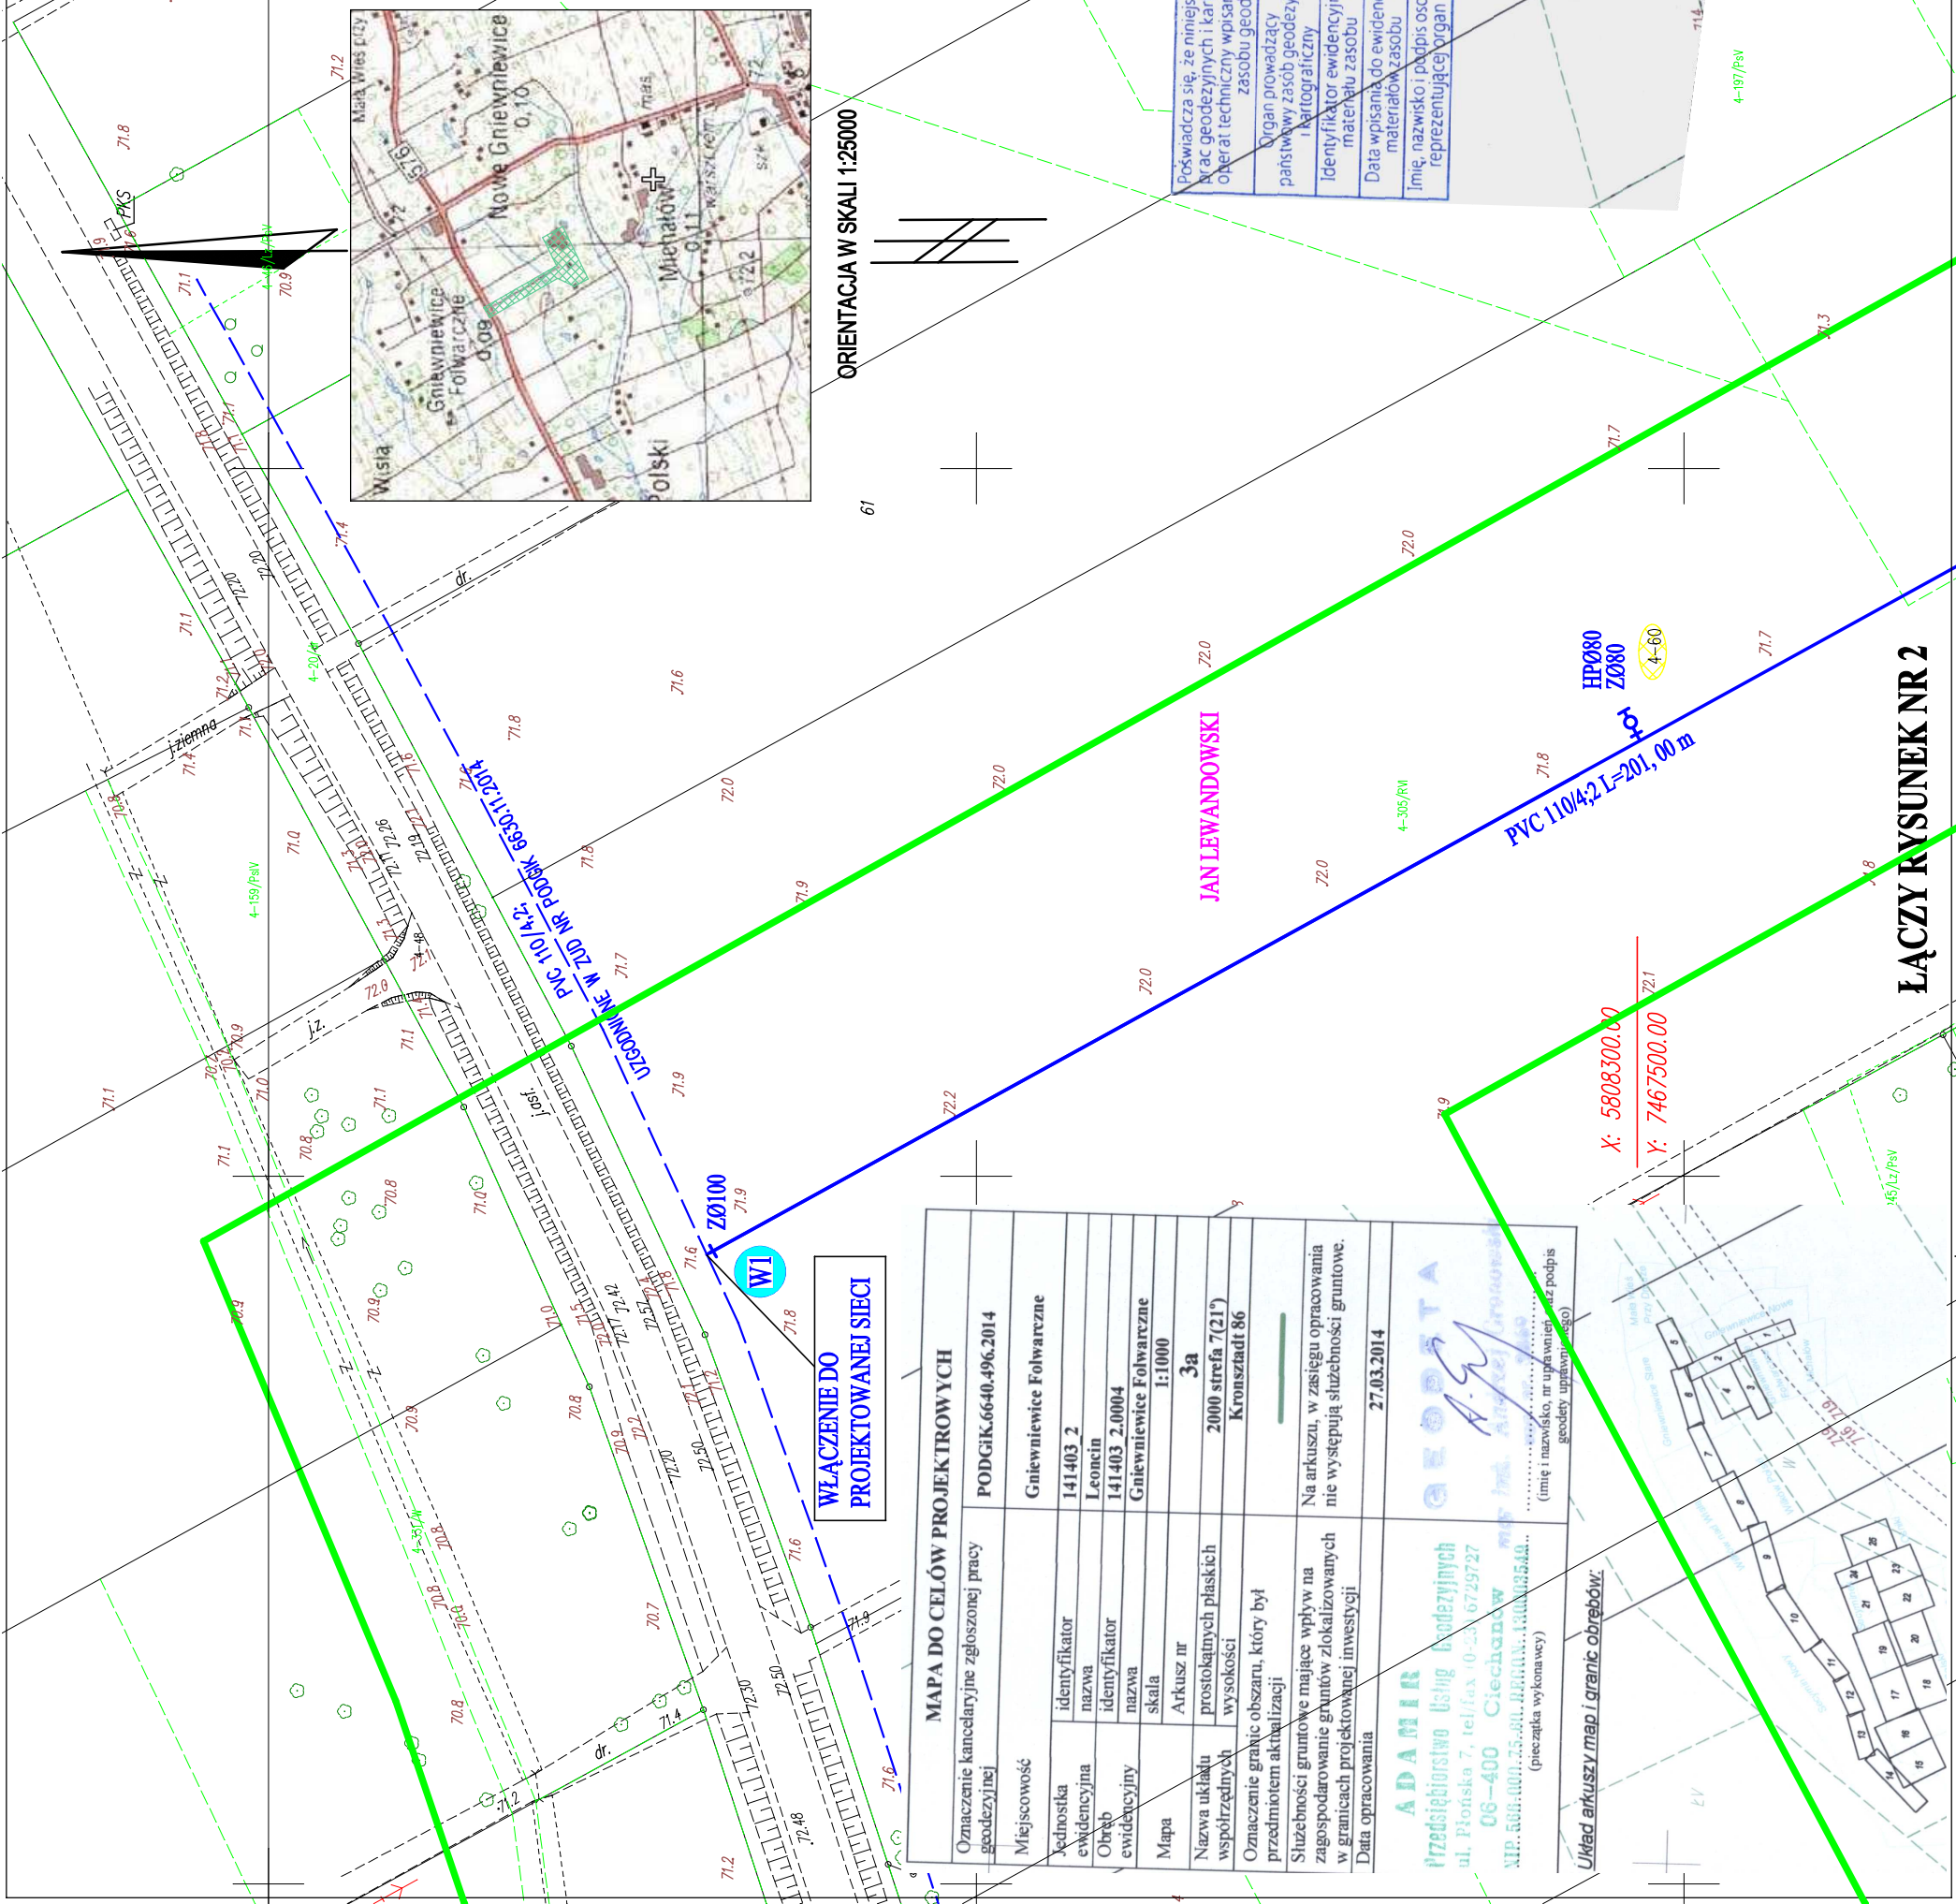

ORIENTACJA W SKALI 1:25000

<b>MAPA DO CELÓW PROJEKTOWYCH</b>	
Oznaczenie kancelaryjne zgłoszonej pracy geodezyjnej	PODGIK.6640.496.2014
Miejscowość	Gniewiewice Folwarczne
Jednostka ewidencyjna	141403_2
Nazwa	Leoncin
Obwód ewidencyjny	141403_2.0004
Nazwa	Gniewiewice Folwarczne
Mapa	skala 1:1000
Nazwa układu współrzędnych	Arkuszy nr 3a
Oznaczenie granic obszaru, który był przedmiotem aktualizacji	2000 strefa 7(21) Kronstadt 86
Służebności gruntuw mające wpływ na zagospodarowanie gruntuw zlokalizowanych w granicach projektowanej inwestycji	—
Data opracowania	27.03.2014

<b>ADAMIR</b>	
Przedsiębiorstwo Usług Geodezyjnych	
ul. Piłńska 7, tel/fax 0-22-6729727	
06-400 Ciechanów	
NIP: 536-000-75-00, REGON: 141000354A...	
(pieczęć wykładowcy)	
Układ arkuszy map i granic obrobów:	
(imię i nazwisko, nr uprawnień geodezyjnych i podpis)	(pieczęć uprawnionego)

Poświadczam, że niniejszy dokument został opracowany w wyniku prac geodezyjnych i kartograficznych, których rezultaty zawiera operat techniczny wpisany do ewidencji materiałów państwowego zasobu geodezyjnego i kartograficznego.	
Organ prowadzący państwowy zasób geodezyjny i kartograficzny	STAROSTA NOWODWORSKI 05-100 Nowy Dwór Mazowiecki ul. Ignacego Paderewskiego 1B
Identyfikator ewidencyjny materiału zasobu	P.A.M. 2014.547
Data wpisania do ewidencji materiałów zasobu	04 KW. 2014
Imię, nazwisko i podpis osoby reprezentującej organ	inż. Monika Kozłowska

PRACOWNIA PROJEKTOWA "EKOPROJEKT"	
06-400 CIECHANÓW, UL. NADRZECZNA 39 tel.fax(23)672-40-59	
TYTUŁ OPRACOWANIA	BUDOWA SIECI WODOCIĄGOWEJ ROZDZIELCZEJ Z UZBROJENIEM
ADRES OBIEKTU BUDOWLANEGO	GNIEWIEWICE FOLWARCZNE GM. LEONCIN, POW. NOWODWORSKI
TYTUŁ RYSUNKU	PROJEKT ZAGOSPODAROWANIA TERENU
NR RYSUNKU	1
PROJEKTOWAŁ	IMIĘ I NAZWISKO inż. Saturnin Szydlik
SPRAWDZIŁ	NR UPRAWNIENI upr.bud. Cie-10/81 mgr inż. Piotr Garlej
OPRACOWAŁ	upr.bud. MAZ/0430/PWOS/12
BRANŻA	mgr inż. Antonina Szydlik
sanitarna	STADIUM SKALA P.B. 1: 1000
	DATA luty. 2014 r

ŁĄCZY RYSUNEK NR 2

X: 5808300.00  
Y: 7467500.00