


Łączenie z rys 11

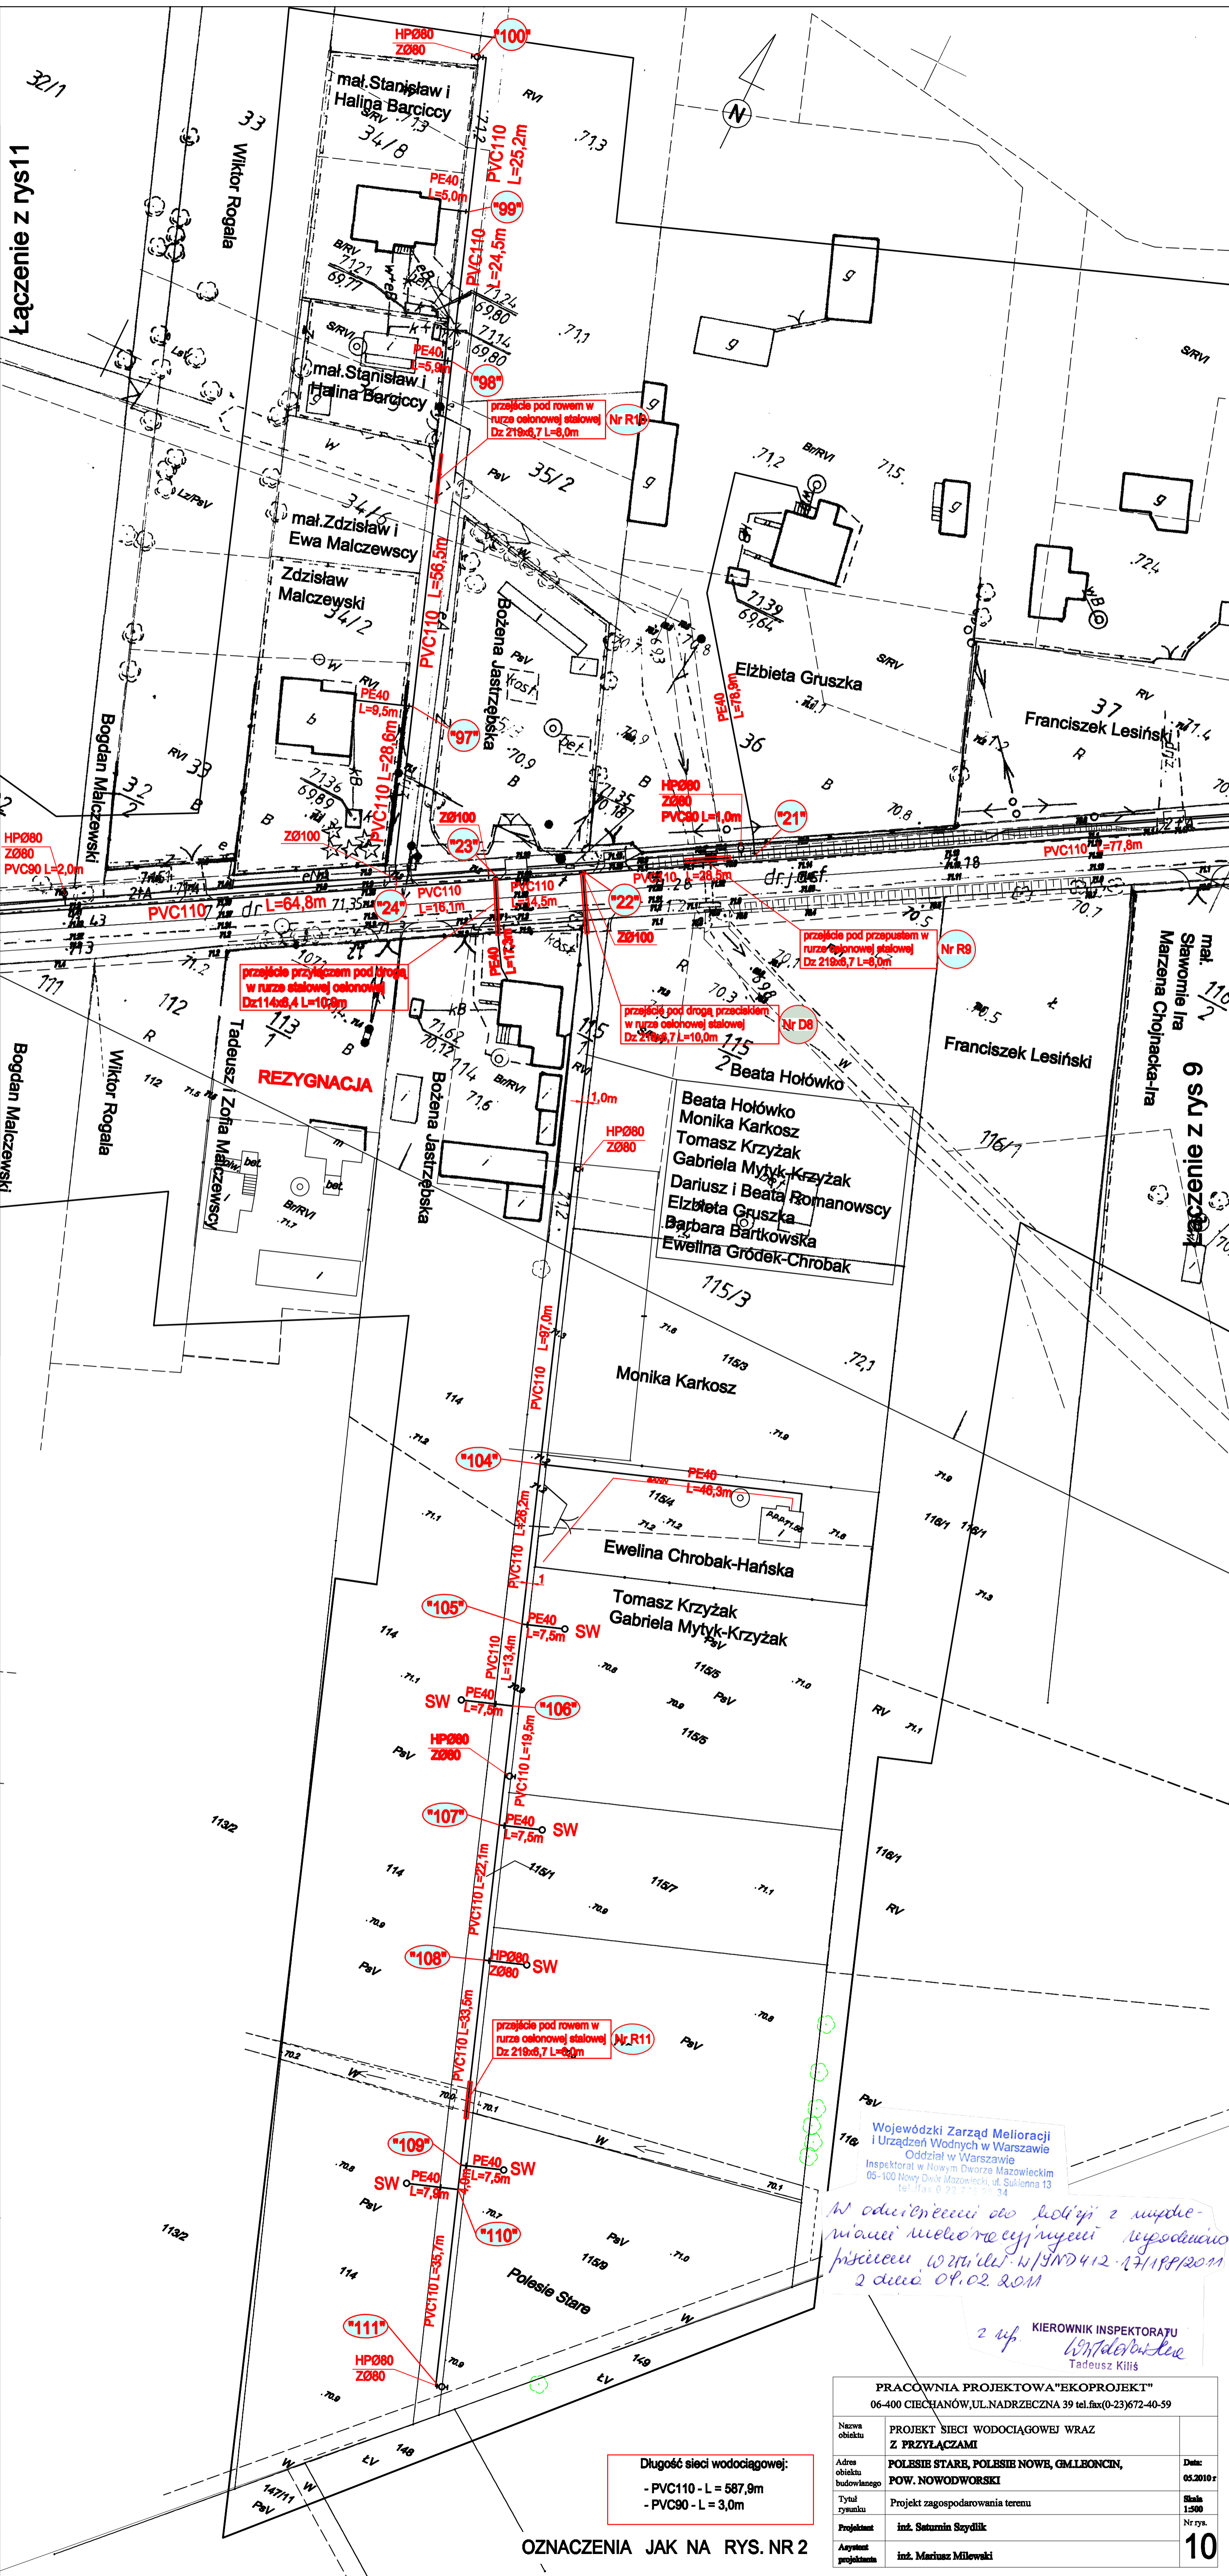

REZYGNACJA

Wojewódzki Zarząd Melioracji i Urządzeń Wodnych w Warszawie
 Oddział w Warszawie
 Inspektorat w Nowym Dworze Mazowieckim
 05-100 Nowy Dwór Mazowiecki, ul. Sukienna 13
 tel/fax 0 23 713 95 34

W odniesieniu do listy z numerami melioracyjnymi wyprodukowanymi w 2011 r. w/5ND412-17/18P/2011 z dnia 04.02.2011

z up. KIEROWNIK INSPEKTORATU
Tadeusz Kiliś

Łączna długość sieci wodociągowej:
 - PVC110 - L = 587,9m
 - PVC90 - L = 3,0m

OZNACZENIA JAK NA RYS. NR 2

PRACOWNIA PROJEKTOWA "EKOPROJEKT"		
06-400 CIECHANÓW, UL. NADRZECZNA 39 tel. fax (0-23) 672-40-59		
Nazwa obiektu	PROJEKT SIECI WODOCIĄGOWEJ WRAZ Z PRZYŁĄCZAMI	Data: 05.2010 r.
Adres obiektu budowlanego	POLESIE STARE, POLESIE NOWE, GMLEBONCIN, POW. NOWODWORSKI	Skala: 1:500
Tytuł rysunku	Projekt zagospodarowania terenu	Nr rys. 10
Projektant	inż. Satornin Szydlik	
Asystent projektanta	inż. Mariusz Milewski	