


Łączenie z rys 12

Wojewódzki Zarząd Melioracji
i Urządzeń Wodnych w Warszawie
Oddział w Warszawie
Inspektorat w Nowym Dworze Mazowieckim
05-100 Nowy Dwór Mazowiecki, ul. Sukienna 13
tel./fax: 0-23 743 30-34

*W odwołaniu do decyzji z wyde-
ciai melioracyjnej, wyprodukio
przebieg wzdłuż ul. WND 412-2718/2011
z dnia 01.02.2011*

2 up. KIEROWNIK INSPEKTORATU
Tadeusz Kilis
Tadeusz Kilis

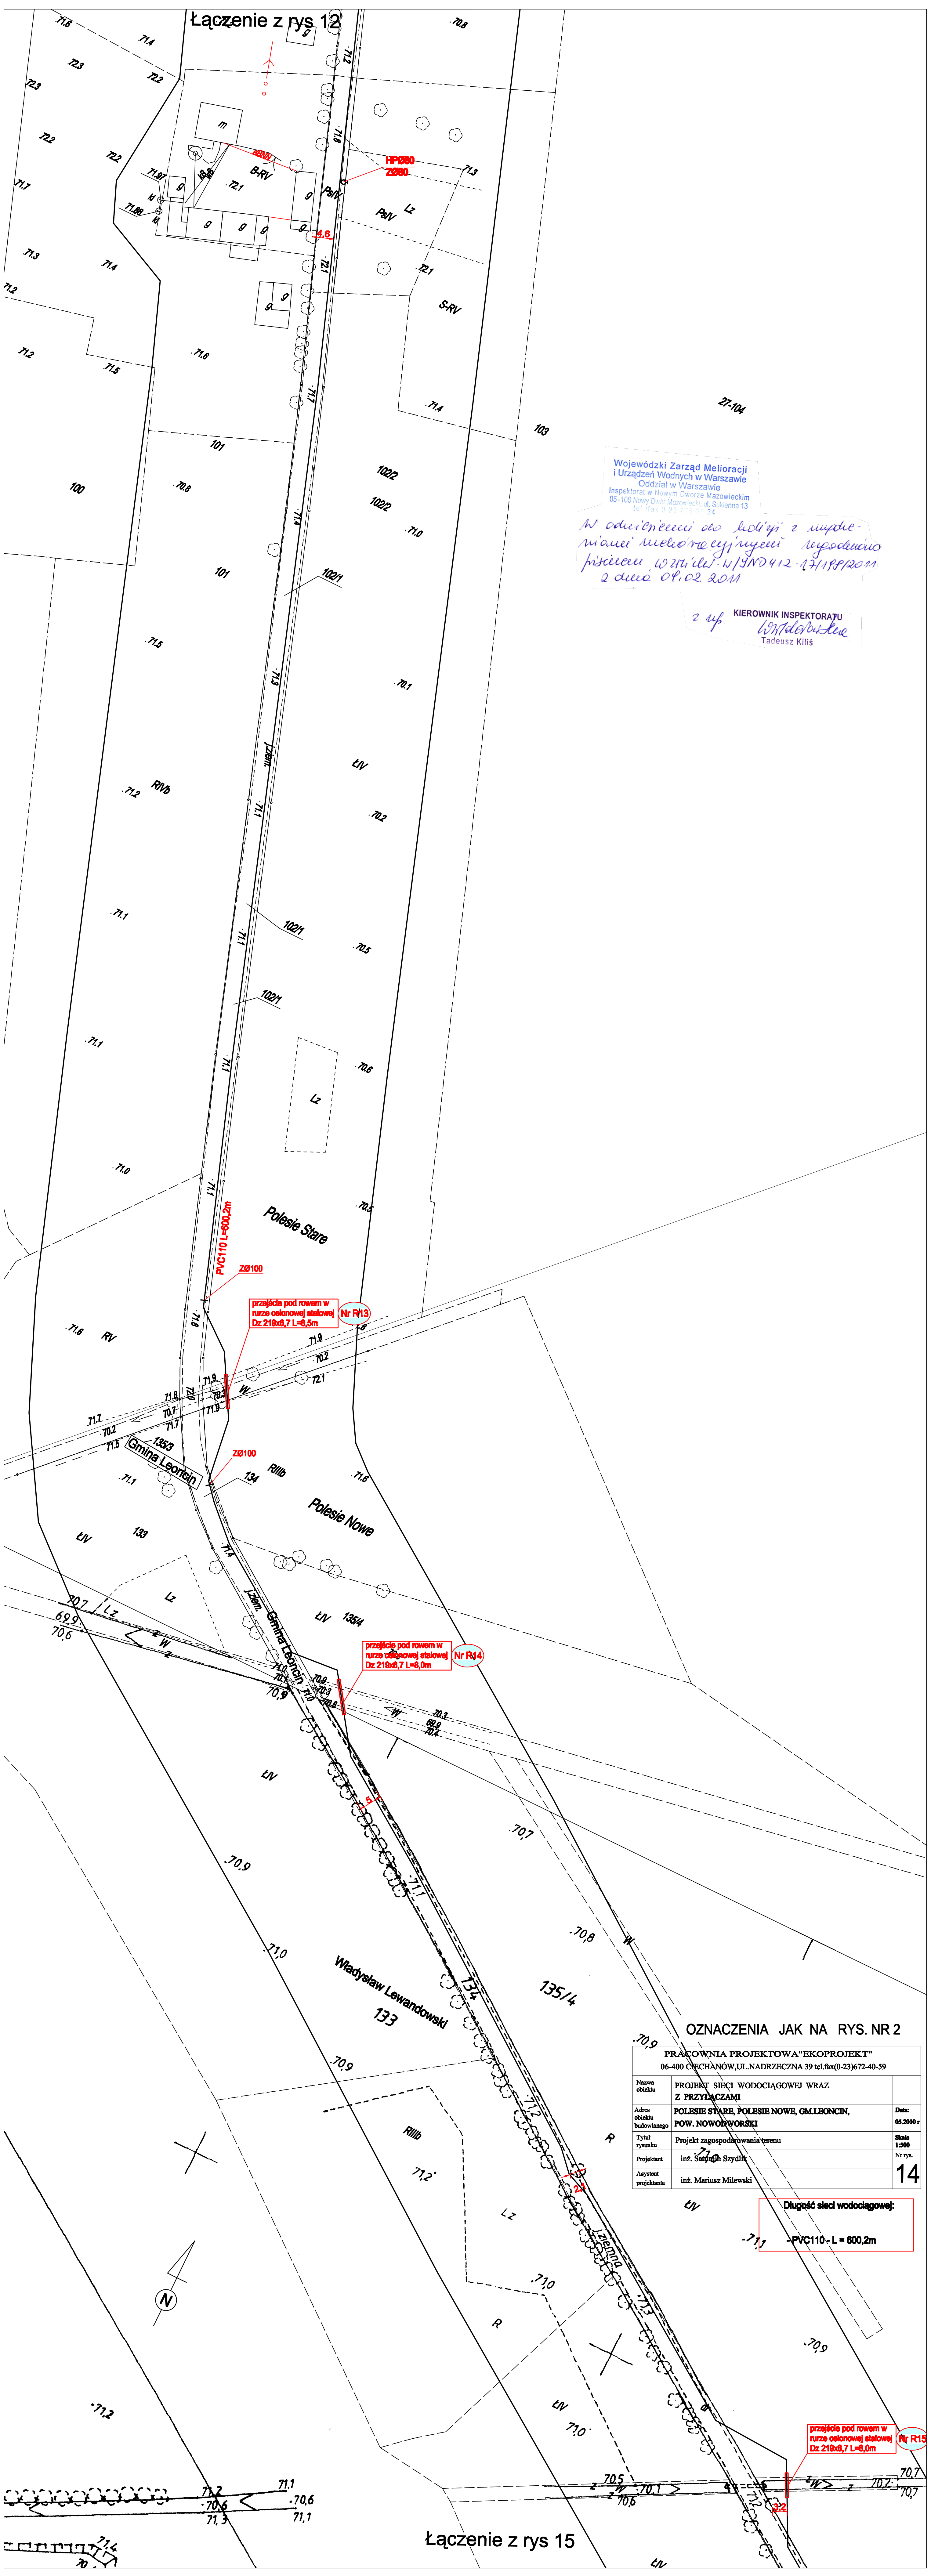

OZNACZENIA JAK NA RYS. NR 2

PRACOWNIA PROJEKTOWA "EKOPROJEKT"		
06-400 CHECHANÓW, UL. NADRZECZNA 39 tel./fax: (0-23) 672-40-59		
Nazwa obiektu	PROJEKT SIECI WODOCIĄGOWEJ WRAZ Z PRZYŁĄCZAMI	Date: 05.2010 r.
Adres obiektu budowlanego	POLESIE STARE, POLESIE NOWE, GMLBONCIN, POW. NOWOWORSKI	Nr rys. 14
Tytuł rysunku	Projekt zagospodarowania terenu	Skala 1:500
Projektant	inż. Szymon Szydlak	
Asystent projektanta	inż. Mariusz Milewski	

Długość sieci wodociągowej:
-PVC110-L = 600,2m

przejście pod rowem w rurze ocynkowej stalowej Dz 218x8,7 L=8,0m (Nr R15)

Łączenie z rys 15