


Łączenie z rys 21

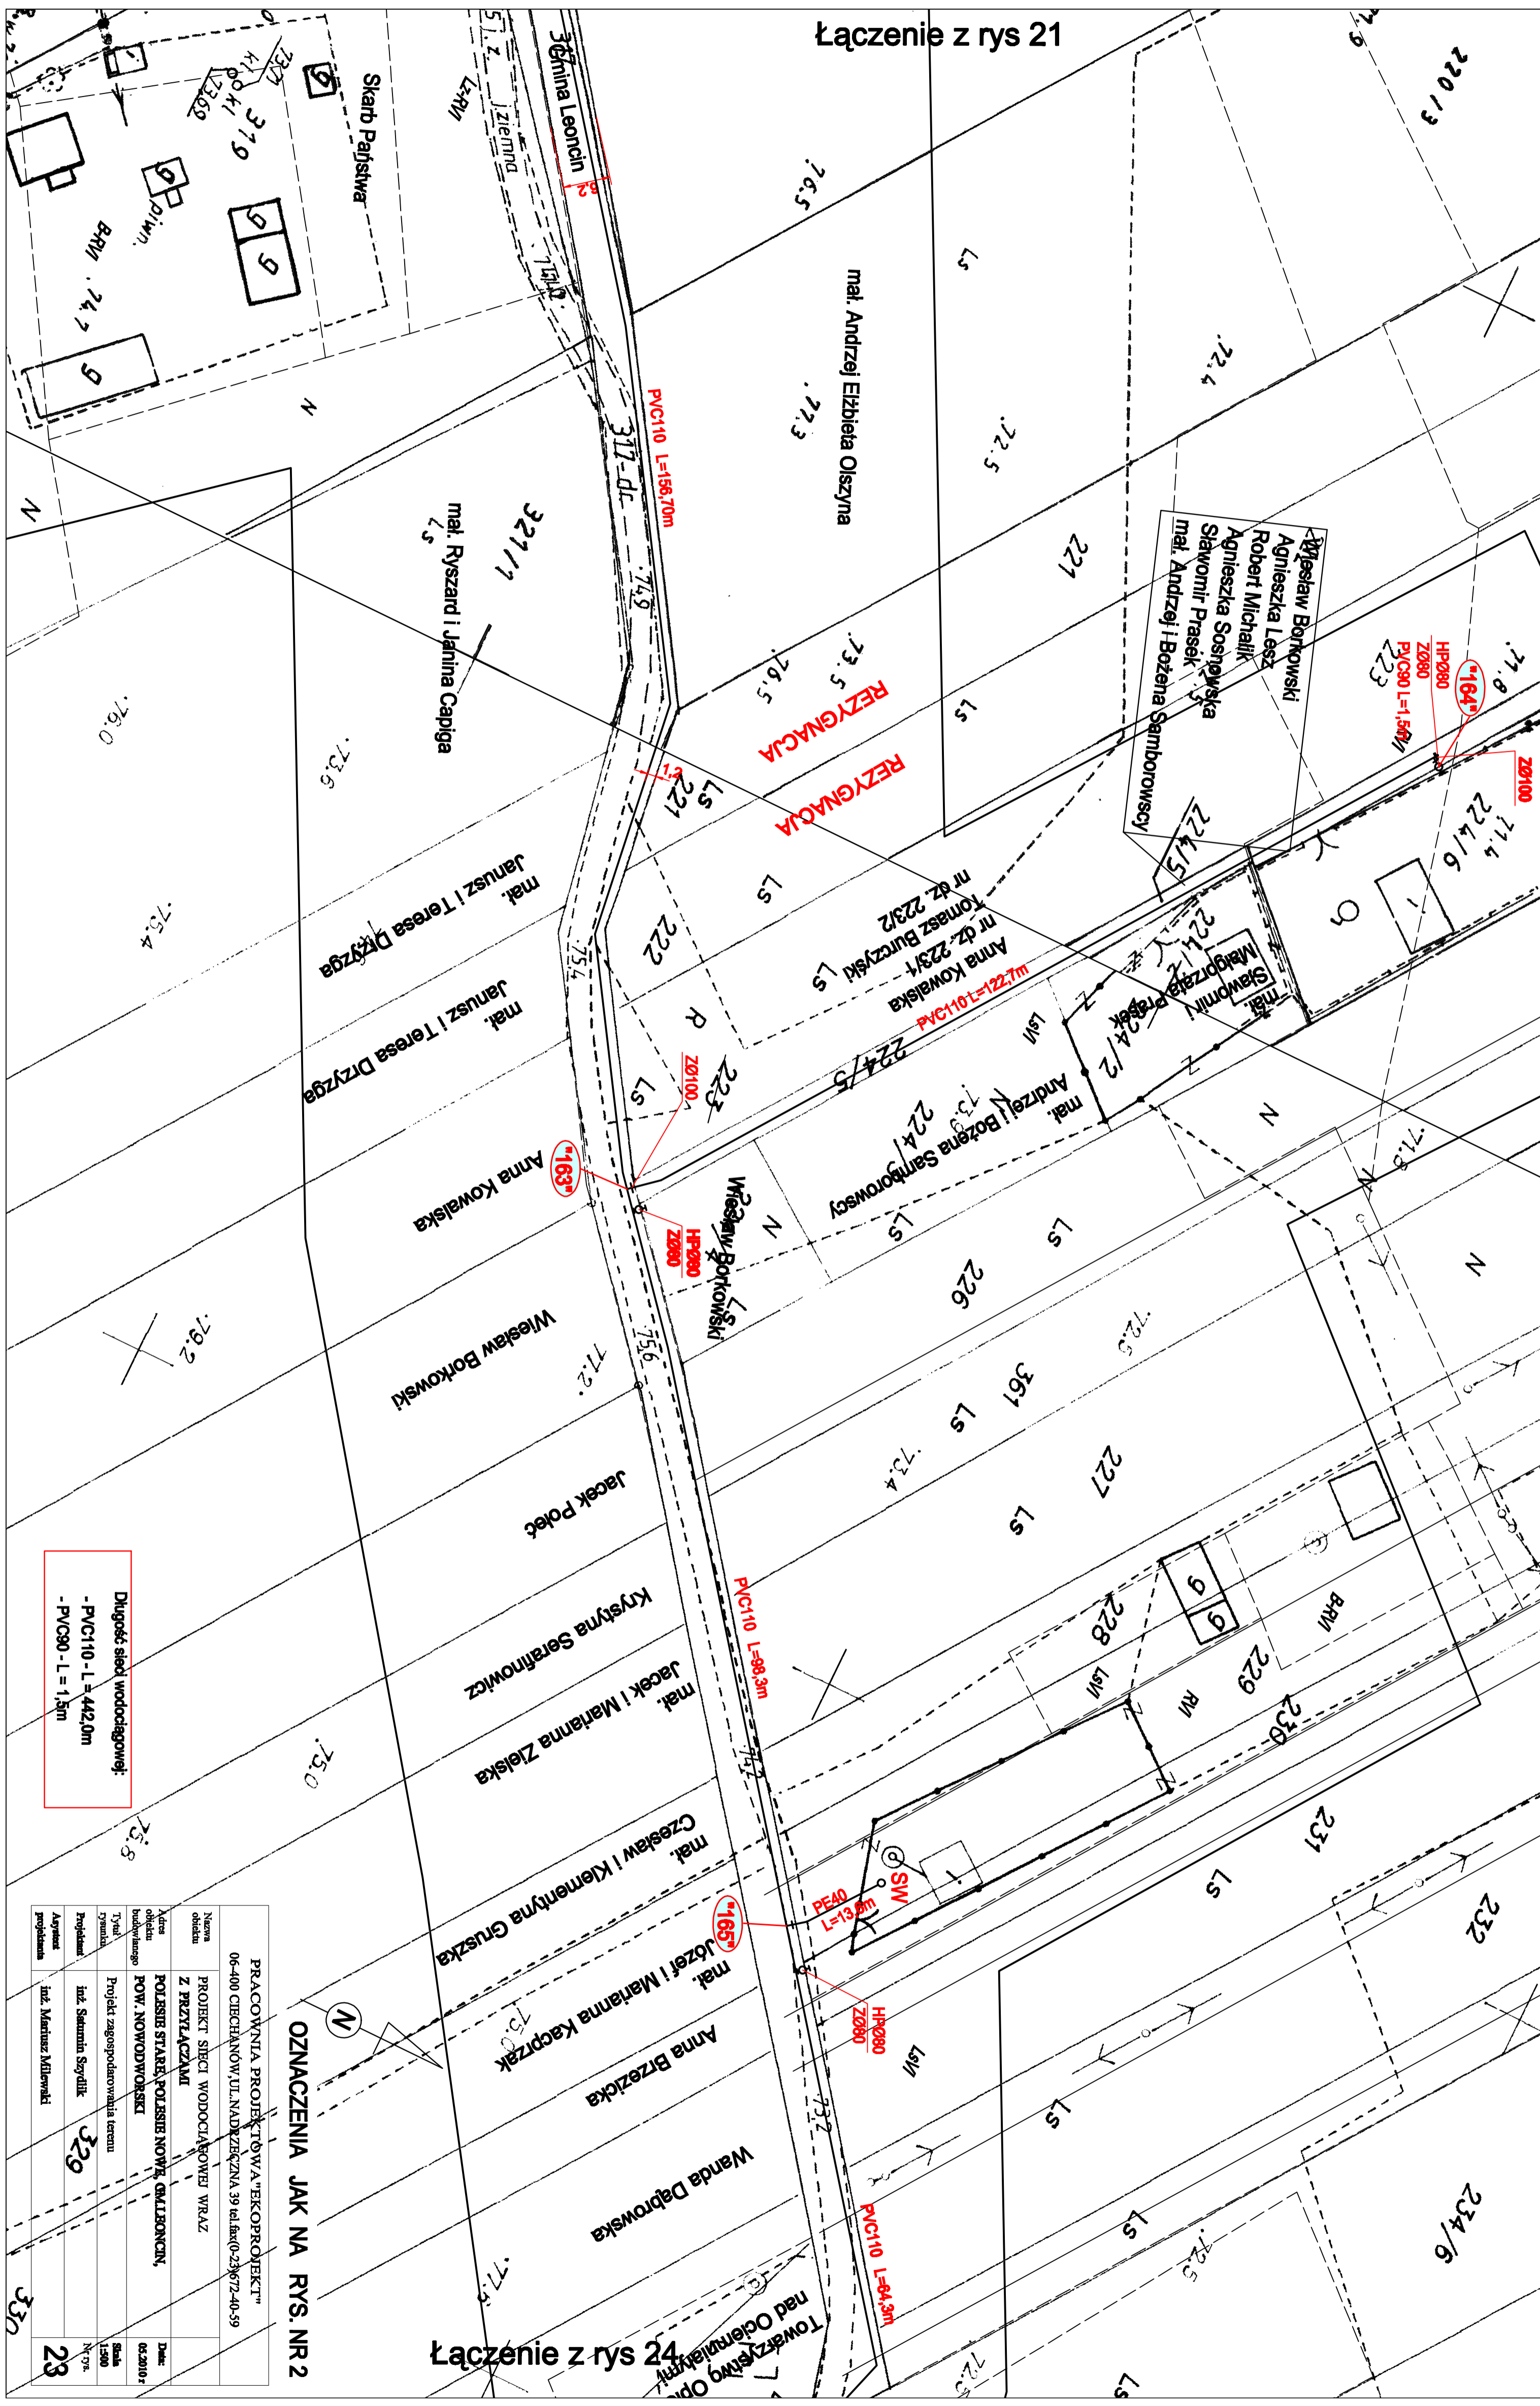

Łączenie z rys 24

OZNACZENIA JAK NA RYS. NR 2

Długość sieci wodociągowej:
 - PVC110 - L = 442,0m
 - PVC90 - L = 1,5m

PRACOWNIA PROJEKTOWA "EKOPROJEKT"	
06-400 CIECHANÓW, UL. NADZIEŻCZANA 39 tel. 60-23672-40-59	
Nazwa obiektu	PROJEKT SIECI WODOCIĄGOWEJ WRAZ Z PRZYŁĄCZAMI
Adres obiektu budowlanego	POLISIE STARE, POLISIE NOWE, GMIŁONCIN, POW. NOWODWORSKI
Typ obiektu	Projekt zagospodarowania terenu
Projektant	inż. Sławomir Szydlik
Asystant projektanta	inż. Marcin Milewski
Data: 06.2010 r.	Skala: 1:500
Typ: 1:500	Nr 79
23	