


Łączenie z rys 25

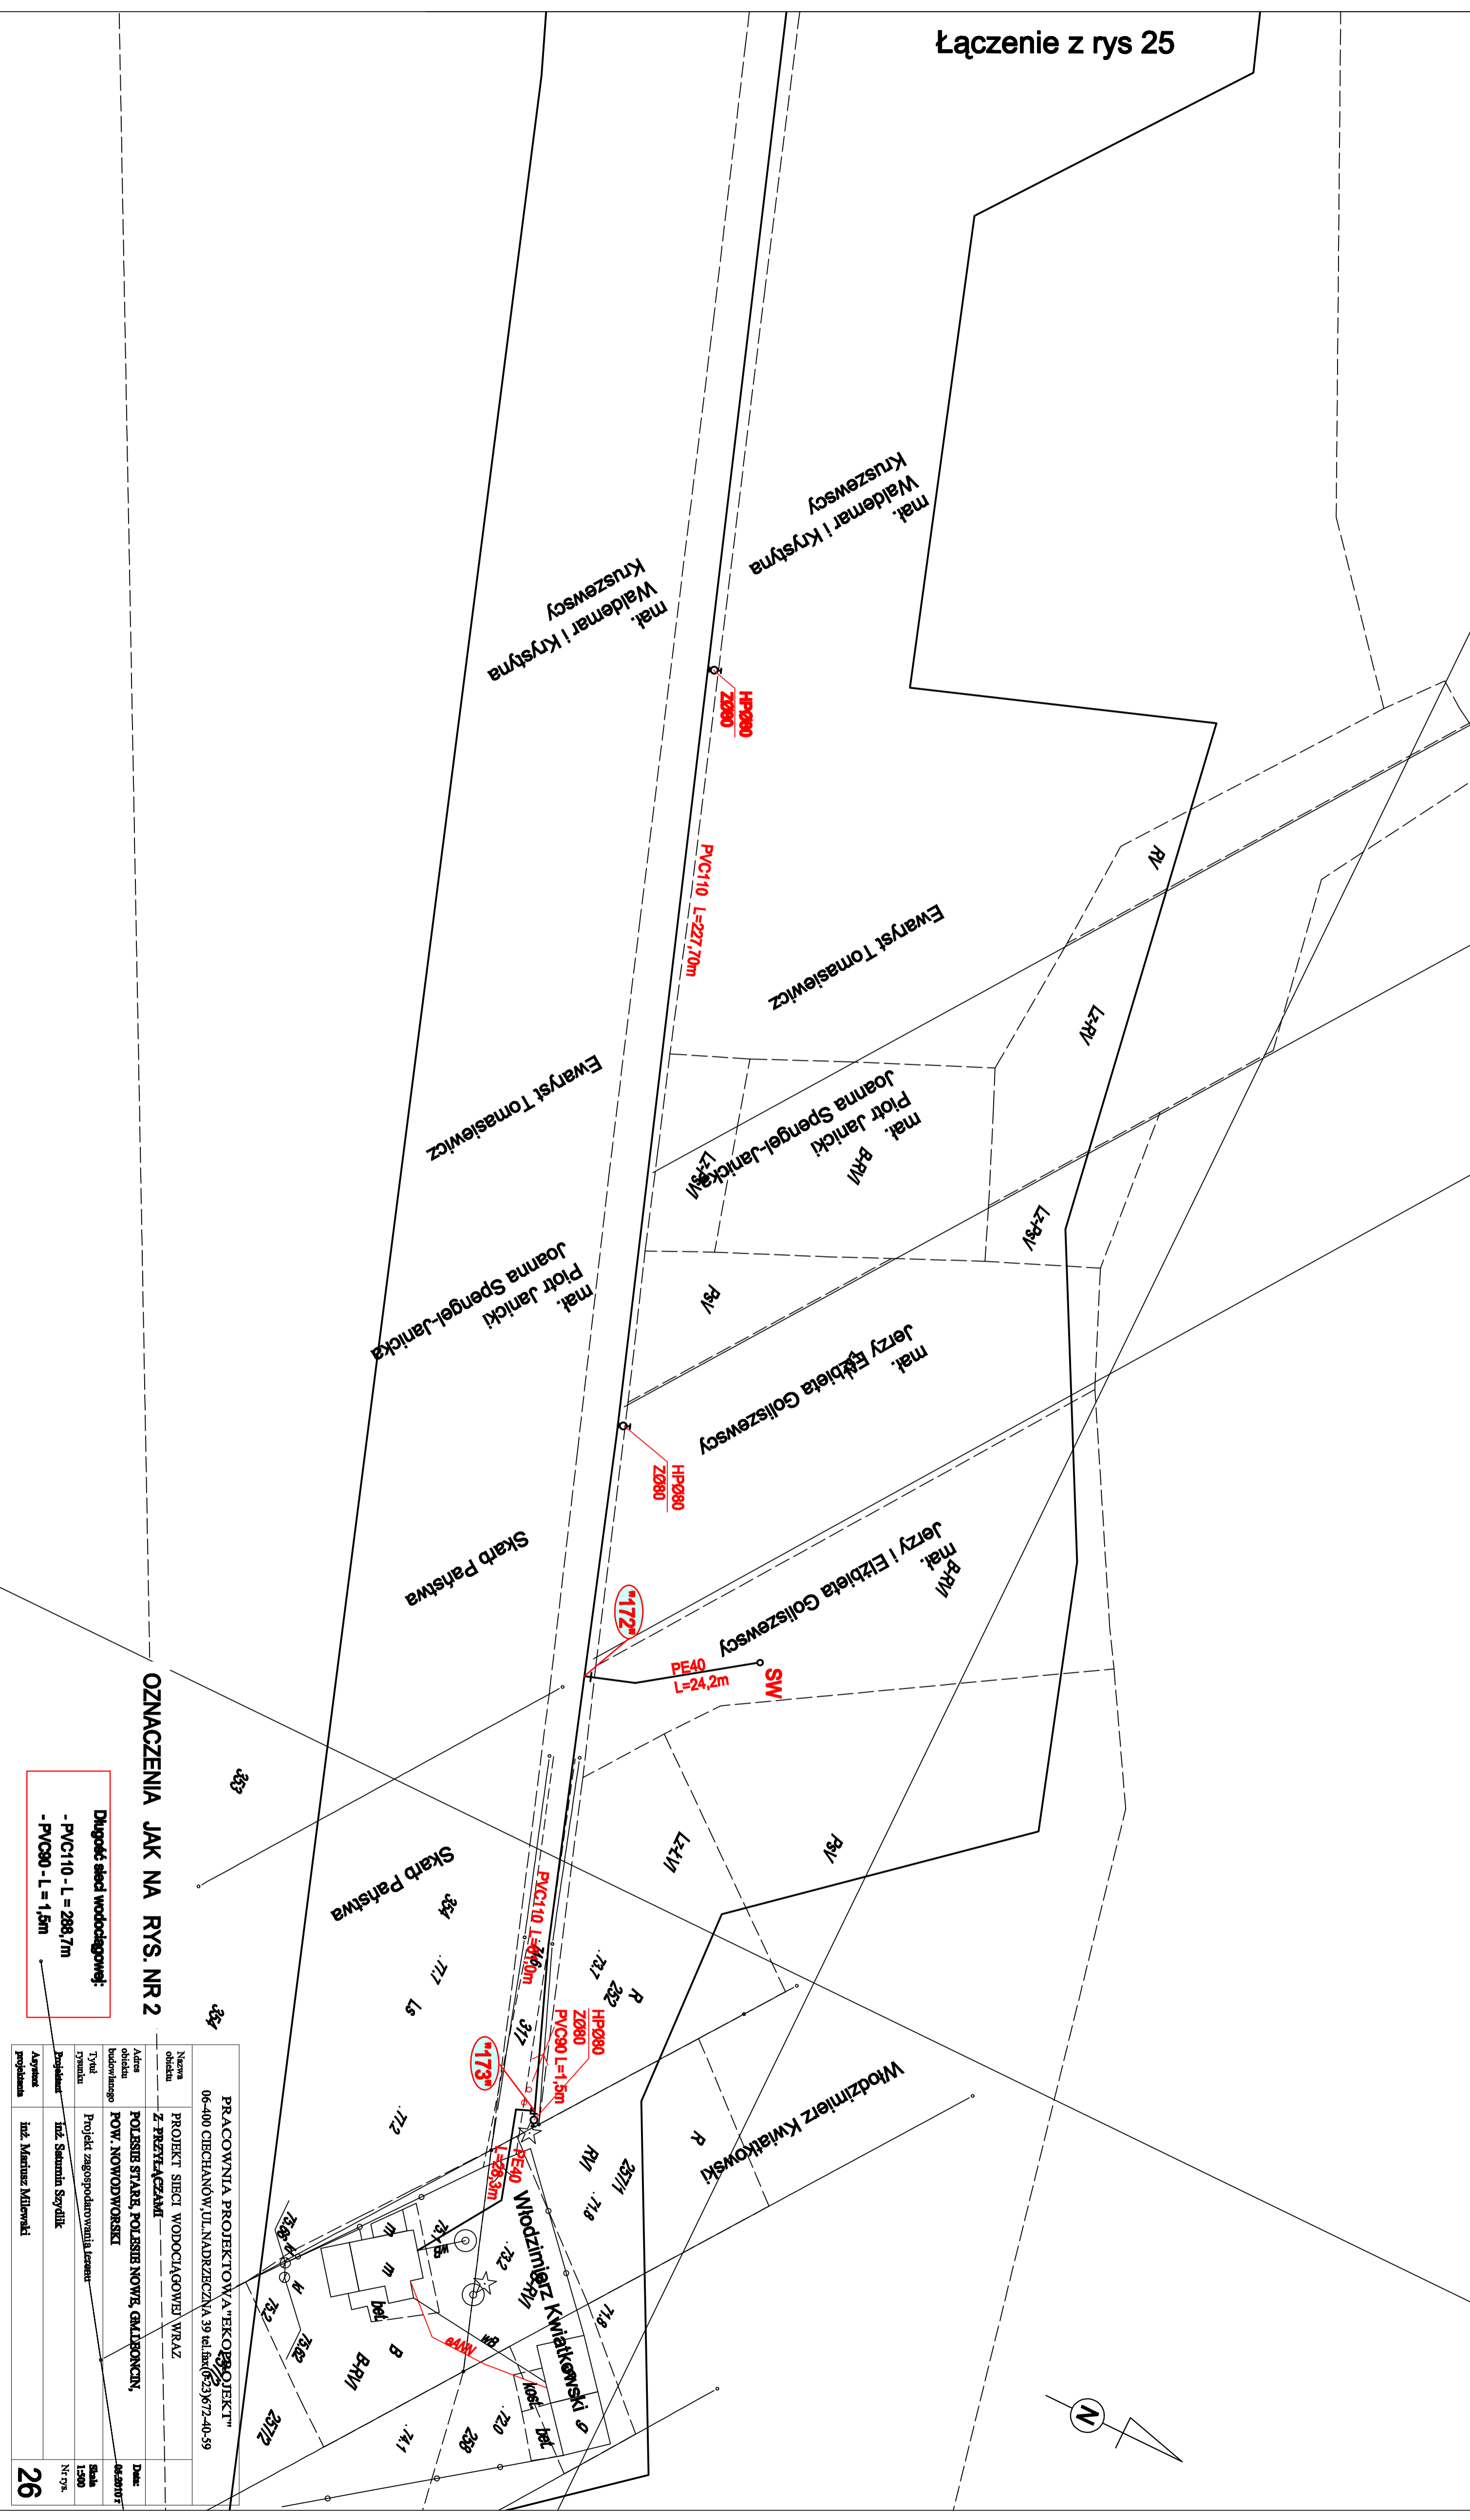

OZNACZENIA JAK NA RYS. NR 2

- PVC110 - L = 288,7m
- PVC80 - L = 1,5m

PRACOWNIA PROJEKTOWA "EKOLOGO" PROJEKT™	
06-400 CIECHANÓW, UL. NADRZĘCZNA 39 tel./fax (023) 672-40-59	
Nazwa obiektu	PROJEKT SIĘCI WODOCIAGOWEJ WRAZ Z PRZYŁĄCZANIEM
Adres obiektu budowlanego	POLESIS STARE, POLESIS NOWA, GMINA KONCIN,
Typul rysunku	Projekt zagospodarowania terenu
Projektant	inż. Sławomir Sztydlak
Asystent projektanta	inż. Marcin Milewski
Data: 06.09.2017	
Skala: 1:500	
Nr rys: Nr 798	